


Экспликация помещений

Но-мер по плану	Наименование	Площадь, м2	Категория производства по взрывной, взрывопожарной, пожарной безопасности
Офисный блок И			
101и	Тамбур	4,33	
102и	Вестибюль	12,95	
103и	Помещение МОП	3,32	
104и	Холл	24,72	
105и	Санузел для инвалидов	3,11	
106и	Подсобное помещение	1,56	
107и	Офис	16,89	
108и	Офис	20,60	
109и	Офис	15,04	
110и	Офис	19,00	
111и	Офис	14,51	
Всего по блоку И :		136,03	
Офисный блок К			
101к	Тамбур	4,33	
102к	Вестибюль	18,55	
103к	Помещение МОП	3,46	
104к	Холл	25,99	
105к	Санузел для инвалидов	3,11	
106к	Подсобное помещение	1,56	
107к	Офис	20,60	
108к	Офис	15,04	
109к	Офис	18,76	
Всего по блоку К :		111,40	
Офисный блок Л			
101л	Тамбур	4,33	
102л	Вестибюль	18,53	
103л	Санузел для инвалидов	3,91	
104л	Холл	21,22	
105л	Помещение МОП	3,74	
106л	Офис	9,27	
107л	Офис	18,65	
108л	Офис	32,50	
Всего по блоку Л :		112,15	
Всего		359,58	

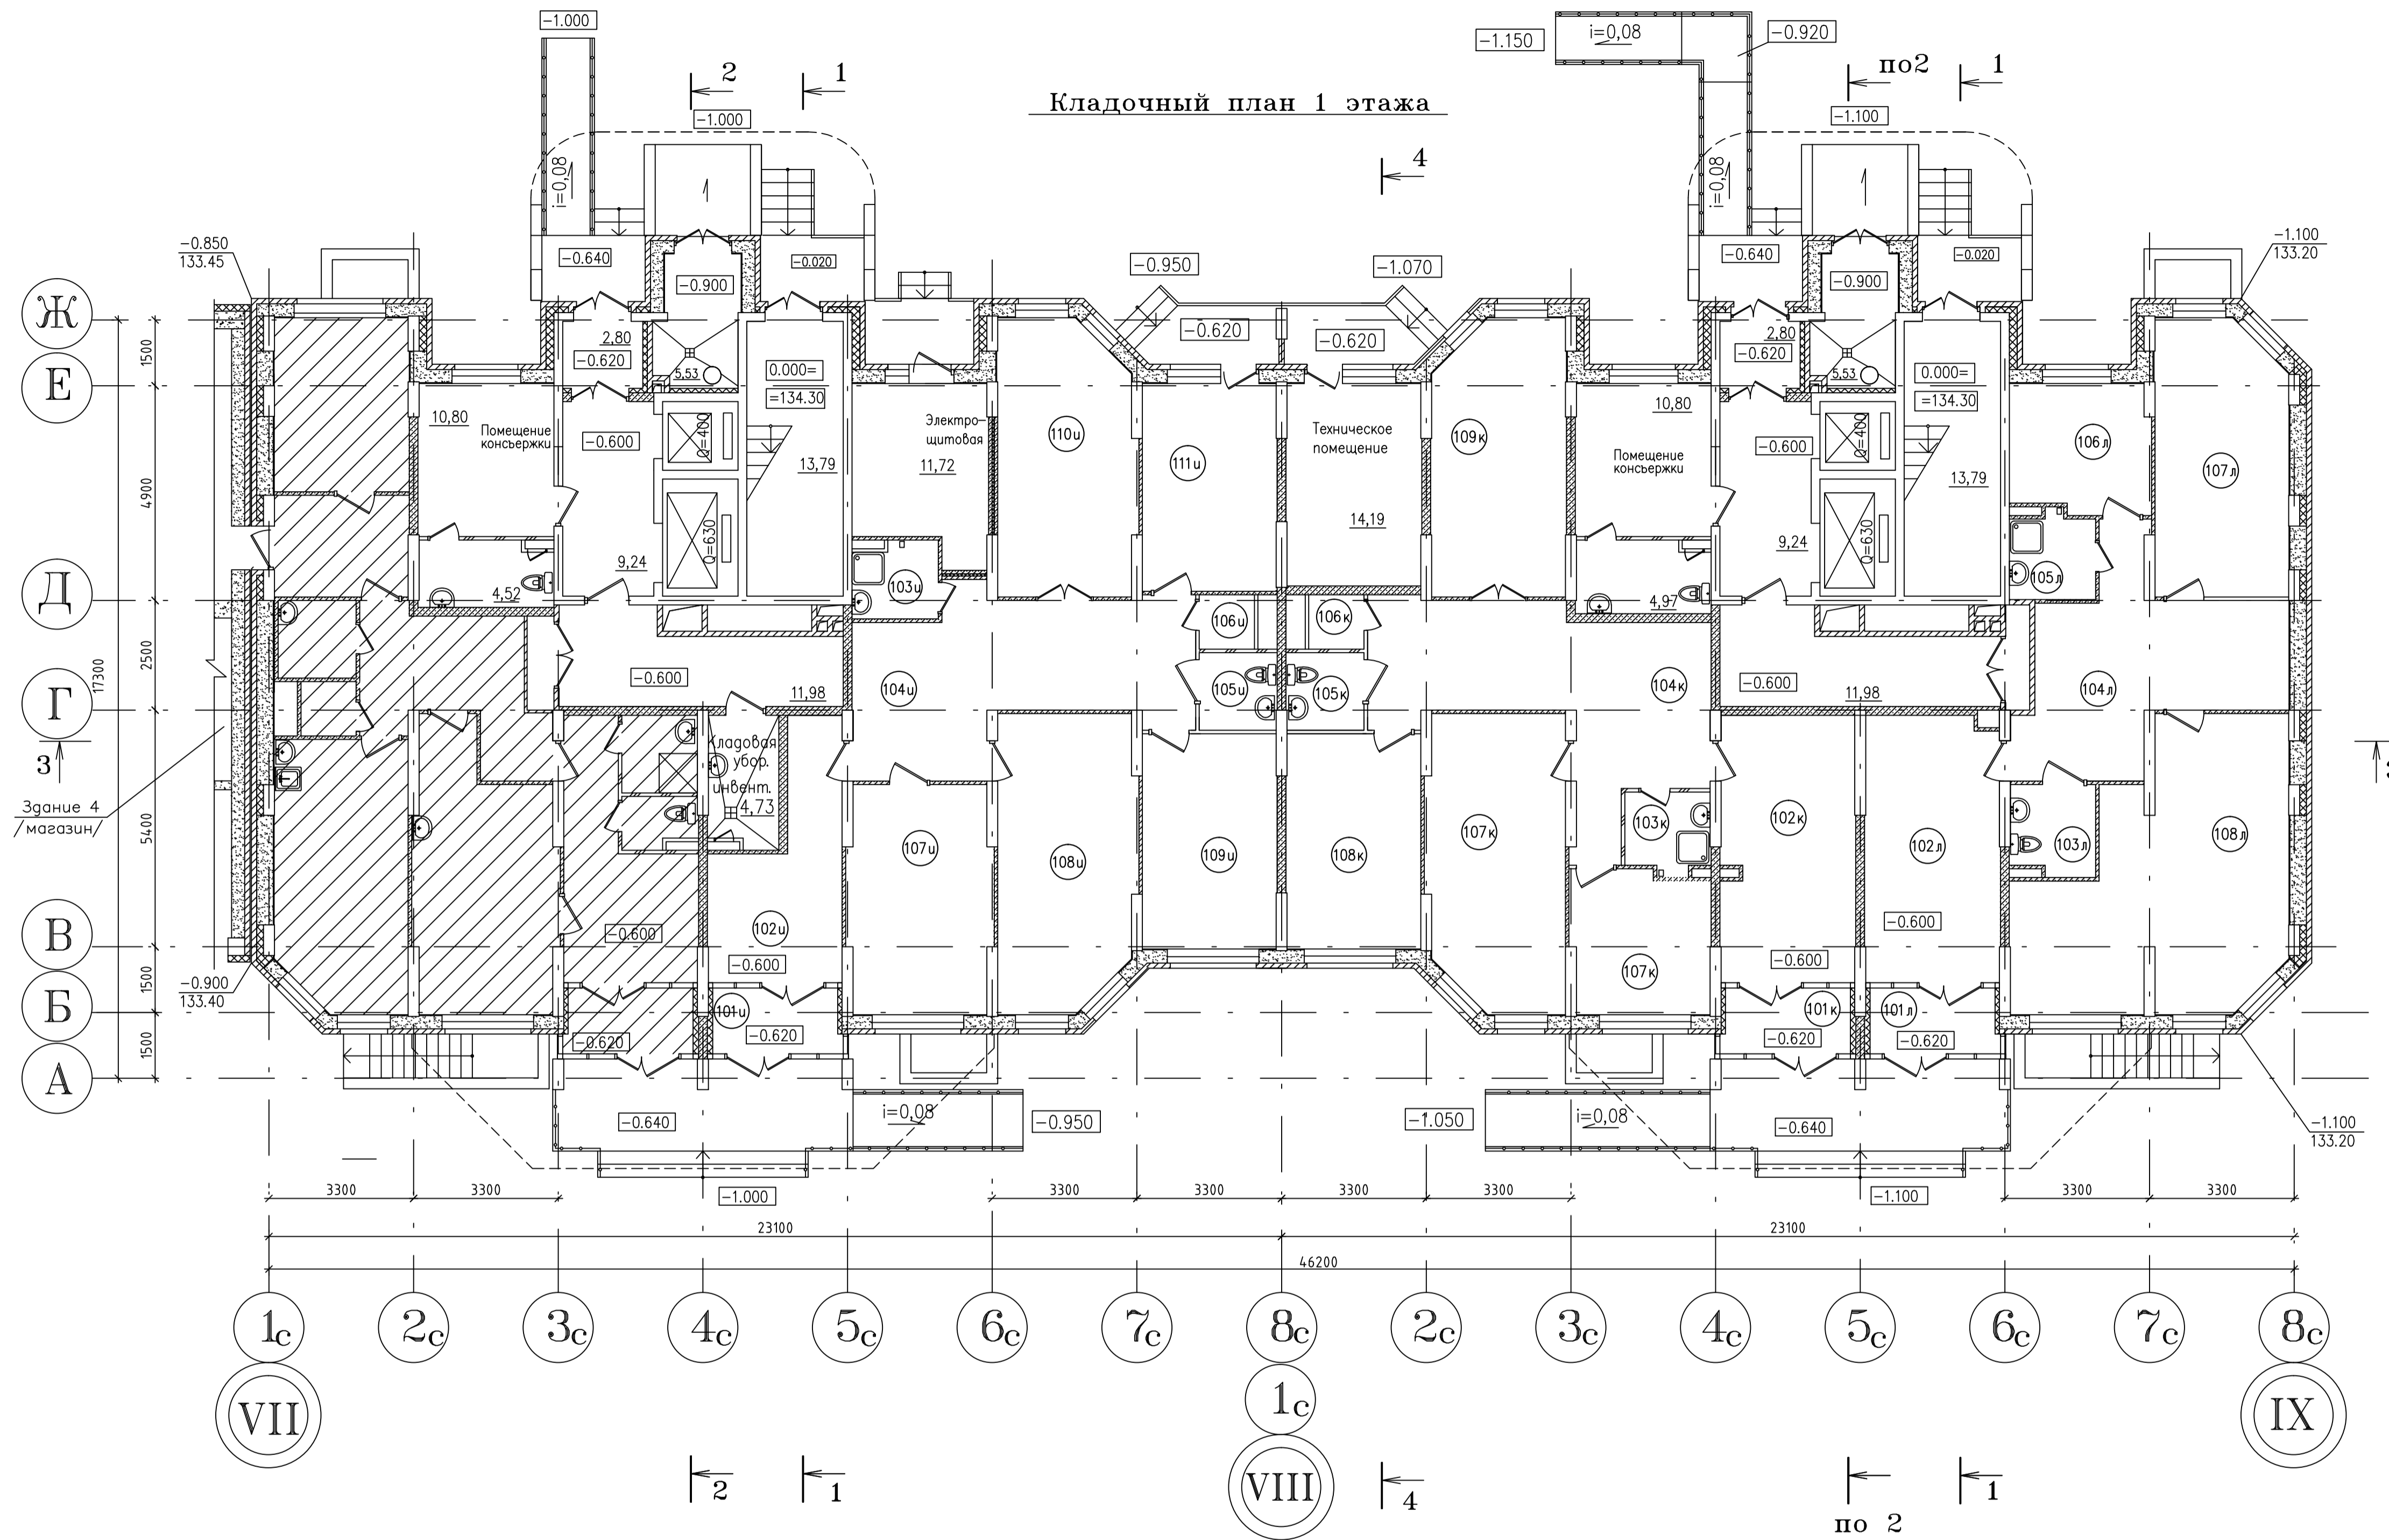

02.11/9-3-AP					
Московская область, г.Ногинск, ул.7-я Черноголовская					
Заказчик ООО "ДИОСТРОЙ-Инвест"					
Изм.	Кол.уч.	Лист	№док.	Подпись	Дата
Разработ.	Майорова				
Проверил	Тихомирова				
ГАП	Смирнова				
Н.контр.	Горбачева				
Директор	Гольдис				
Многоэтажные жилые дома. Здание 3 (корректировка)				Стадия	Лист
План 1 этажа				П	2
000"Архпромпроект"				г. Электросталь	