


План машинного помещения  
лифтов

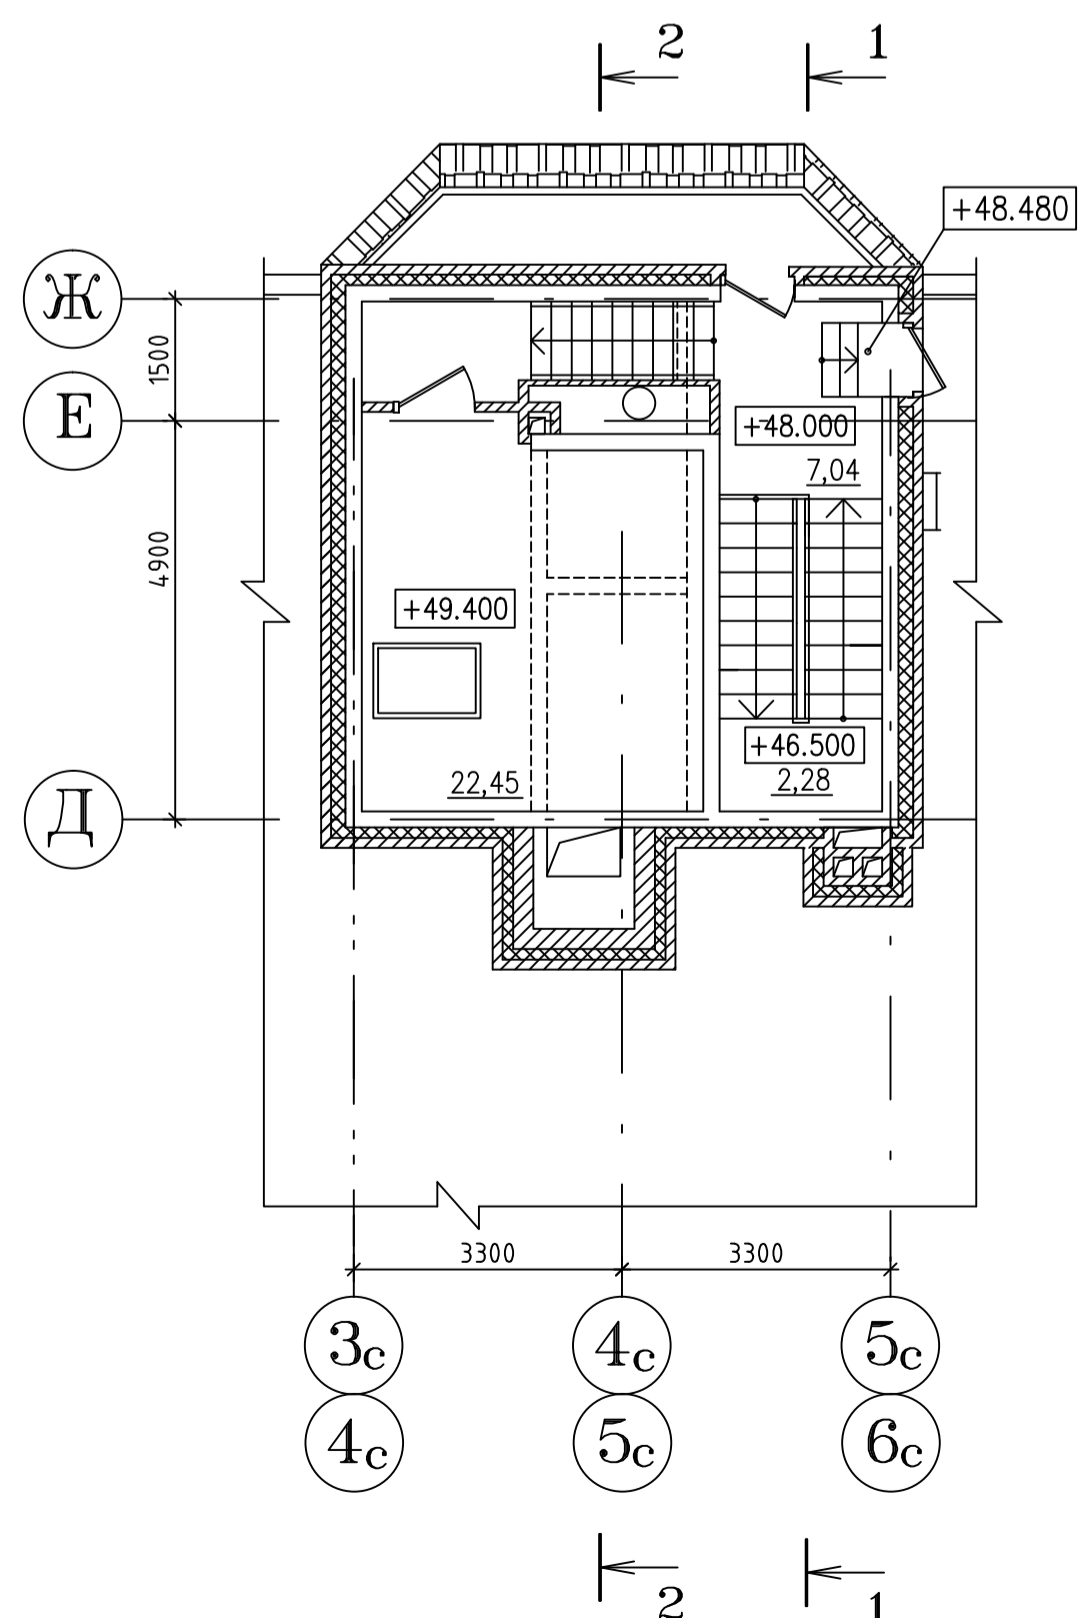

						<b>02.11/9-3-AP</b>					
						Московская область, г.Ногинск, ул.7-я Черноголовская					
						Заказчик ООО "ДИОСТРОЙ-Инвест"					
Изм.	Кол.уч.	Лист	№док	Подпись	Дата	Многоэтажные жилые дома. Здание 3 (корректировка)			Стадия	Лист	Листов
Разработ.	Майорова										
Проверил	Тихомирова										
ГАП	Смирнова										
Н.контр.	Горбачева										
Директор	Гольдис								000"Архпромпроект" г.Электросталь		
						План 16 этажа. План машинного помещения лифтов.					